



**DETALHE CAIXA DE GORDURA**

Fórmula:  
 $V=2N+20$   
 $V=2x5+20$   
 $V=30.00 \text{ L } 0.03\text{m}^3$   
 DIM. ADOTADAS = (0.30 x 0.30 x 0.60) m


LEGENDA  
 N - N° de Pessoas  
 L - Litros

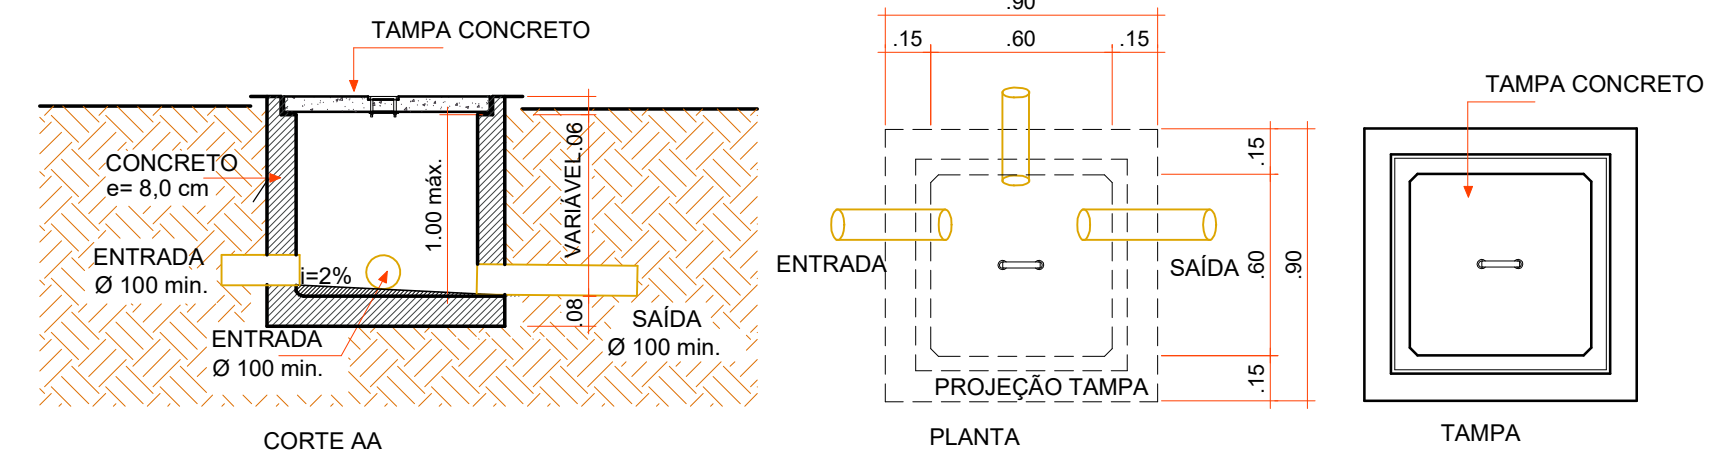

**DETALHE CAIXA DE INSPEÇÃO**

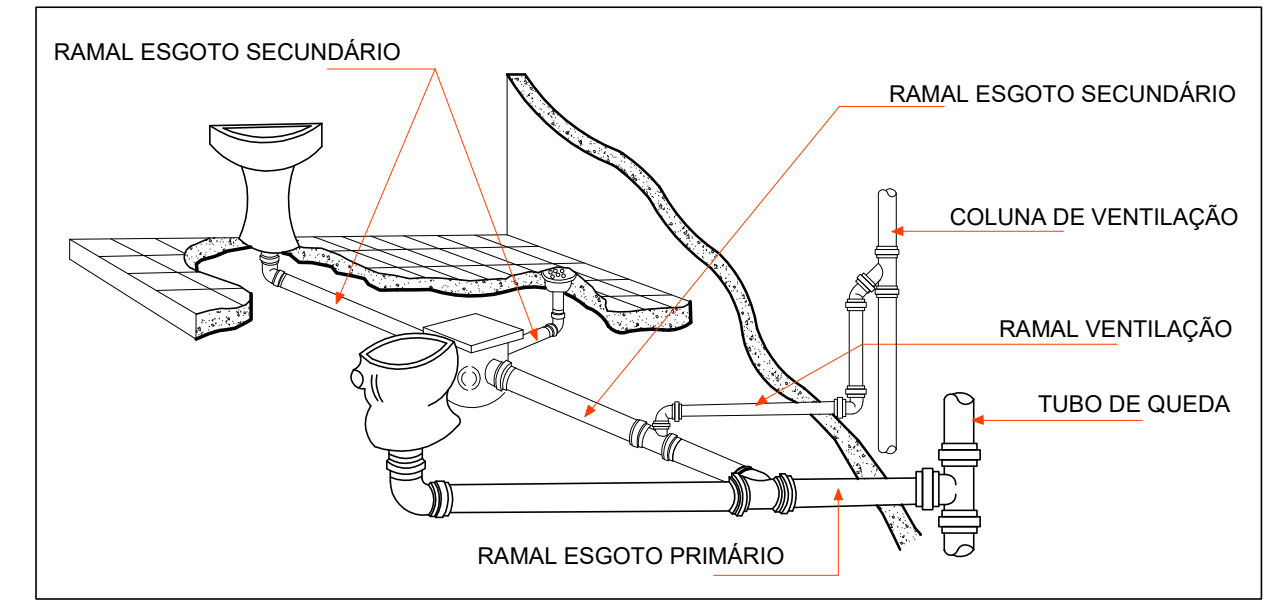


**COLUNA DE VENTILAÇÃO**

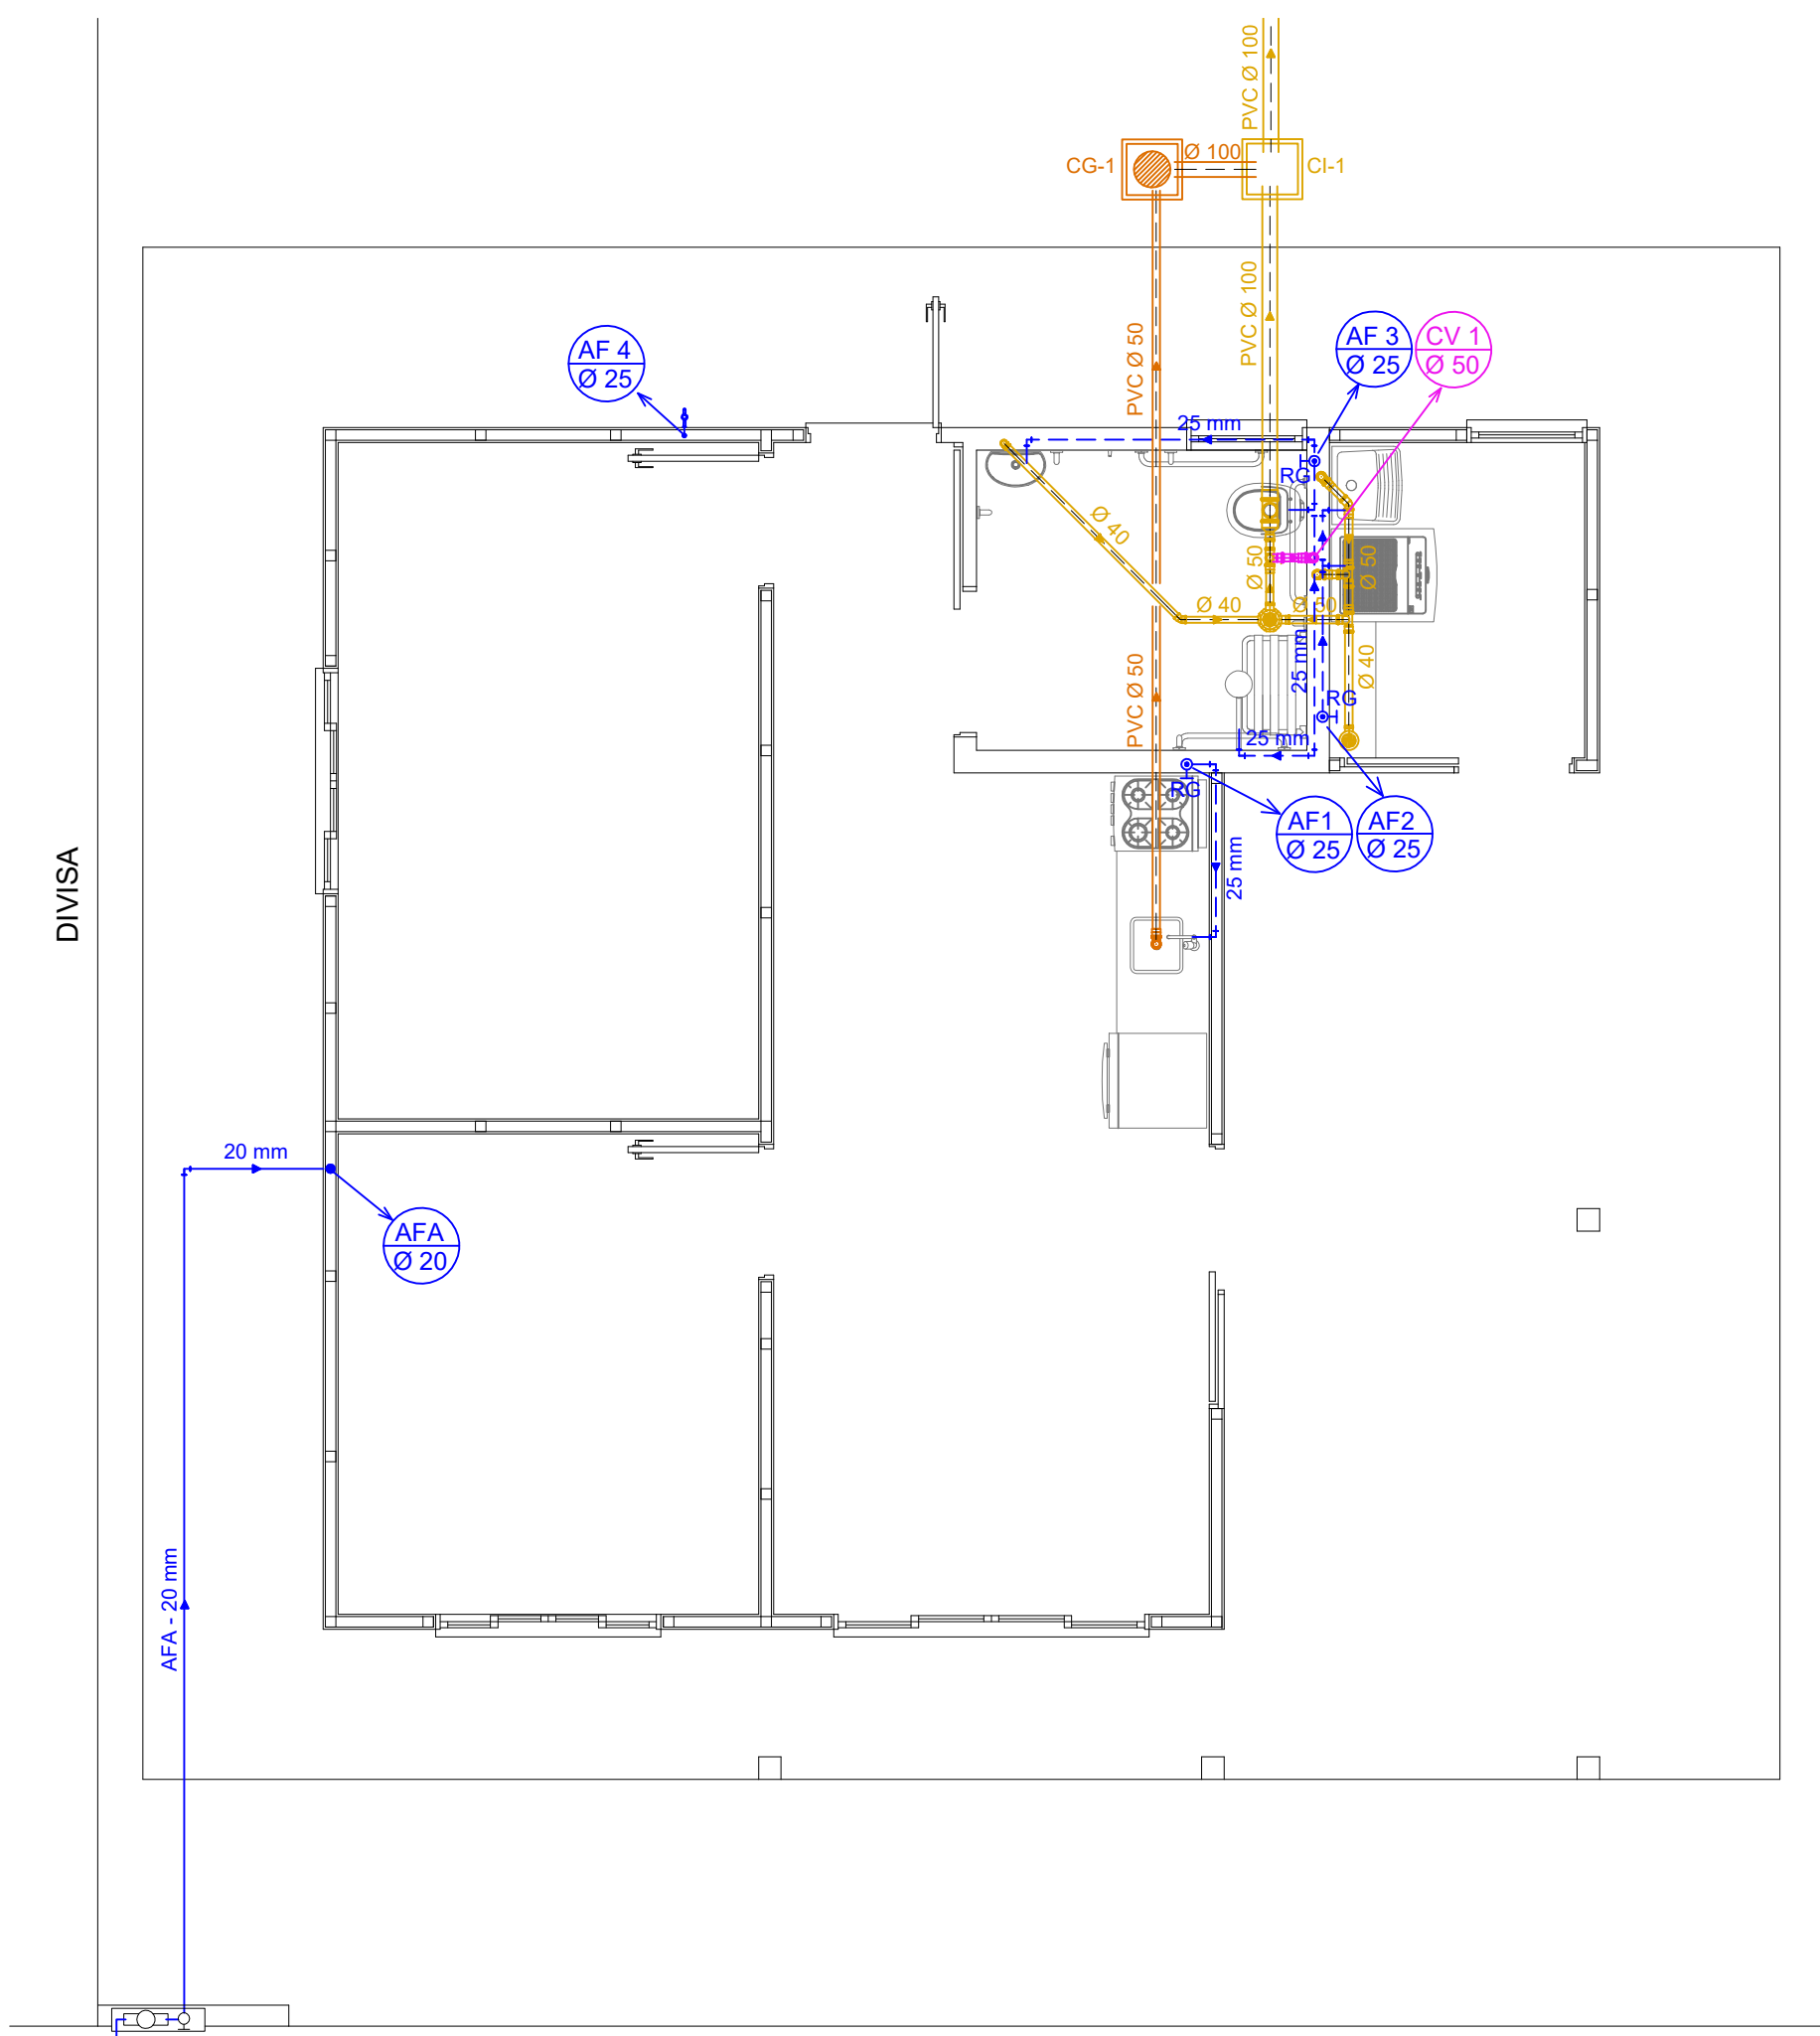


**PLANTA BAIXA PAVTO.**  
 Escala 1 : 50

OBSERVAÇÕES :  
 Sifonar todas as saídas das pias , lavatórios , tanque de lavar roupas e máquinas de lavar.  
 Utilizar conexões azuis com bucha latão para acoplamento com peças metálicas , como :  
 Registros, torneiras , válvulas , hastes de chuveiro .

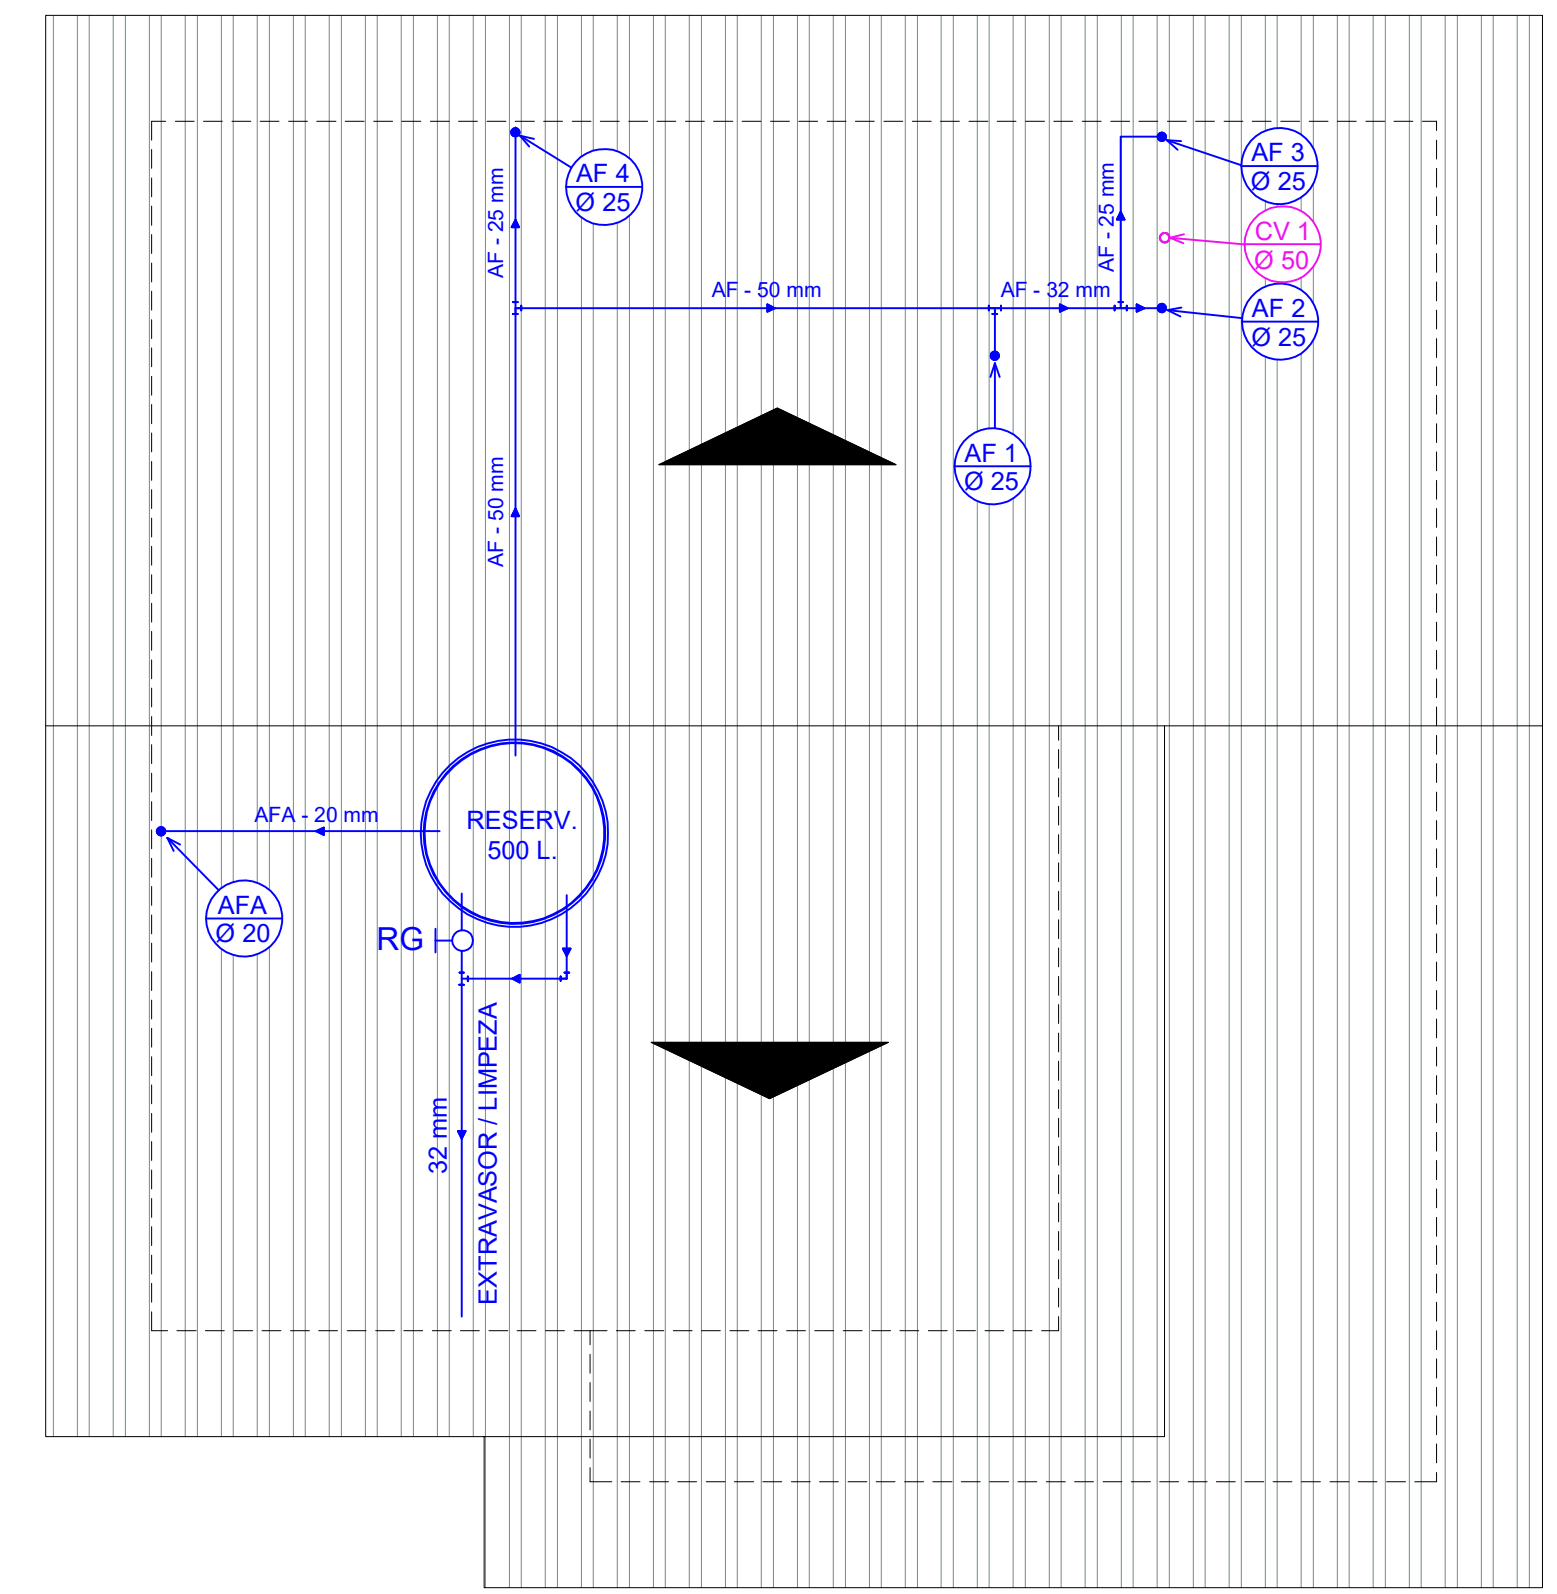

**PLANTA DE COBERTURA**  
 Escala 1 : 50

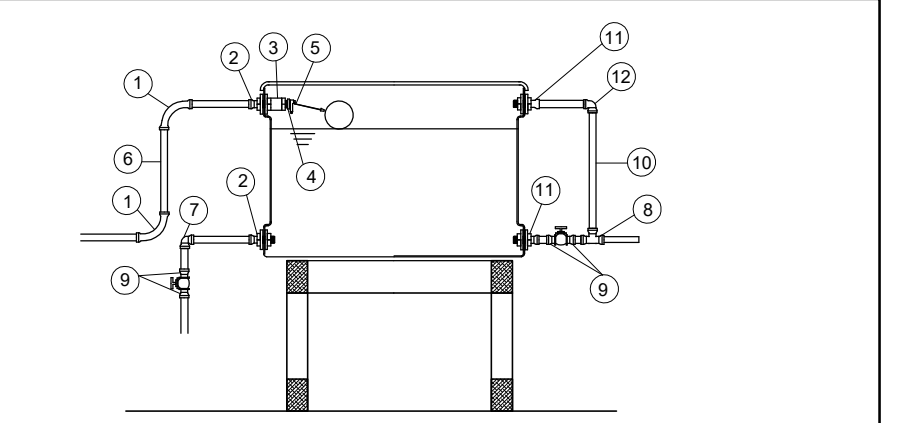

- RESERVATÓRIO**
- 1 - CURVA 90 SOLDÁVEL 25mm.
  - 2 - ADAPTADOR C/ FLANGES LIVRES P/ CAIXA D'AGUA 25mm x 3/4".
  - 3 - LUIVA COM ROSCA 3/4".
  - 4 - BUCHA DE REDUÇÃO C/ ROSCA 3/4"x 1/2".
  - 5 - TORNEIRA-BÓIA 1/2".
  - 6 - TUBO SOLDÁVEL 25mm.
  - 7 - JOELHO 90 SOLDÁVEL 25mm.
  - 8 - TE 90 SOLDÁVEL 32mm.
  - 9 - ADAPTADOR SOLDÁVEL CURTO C/ BOLSA E ROSCA P/REGISTRO 32mmx1
  - 10 - TUBO SOLDÁVEL 32mm.
  - 11 - ADAPTADOR C/ FLANGES LIVRES PARA CAIXA D'AGUA 32mm x 1".
  - 12 - JOELHO 90 SOLDÁVEL 32mm.



**LEGENDA**



Rua Roberto Trompowski, 68 2º andar Tel: 49 3522.2800 Fax: 35220235 www.ammoc.com.br e-mail ammoc@ammoc.com.br - JOAÇABA SC

**PREFEITURA MUNICIPAL DE VARGEM BONITA**

Obra: PROJETO CASAS COM ACESSIBILIDADE COHAB LOTEAMENTO BOM JESUS	Conteúdo: PLANTA BAIXA DETALHES CONSTRUTIVOS
Referência: PROJETO HIDROSSANITÁRIO	
Local da Obra: LOTEAMENTO BOM JESUS	
Quaisquer alterações consulte os responsáveis técnicos	
Assinatura Responsável Técnico	Assinatura Prefeito(a) em Exercício

Projeto: ANA JÚLIA UNGERICH - ENG. CIVIL-CREA/SC 105.295-8  
 ANDRÉ BRITO DOTTI - ENG. CIVIL-CREA/SC 162.237-5  
 DENIR NARCIZO ZULIAN - ENG. CIVIL - CREA/SC 50.805-8  
 MAX MOOSHAMMER - ENG. CIVIL - CREA/SC 139.164-0

Desenho: ANDRÉ BEAL Data: OUTUBRO / 2019 Escala: INDICADA(S) Área Total: 73,60 m²

**HID Única**