

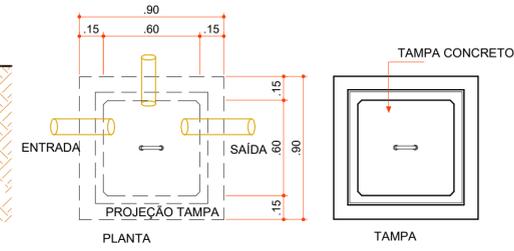


Fórmula:
 $V=2N+20$
 $V=2x5+20$
 $V=30.00 \text{ L } 0.03\text{m}^3$
 DIM. ADOTADAS = (0.30 x 0.30 x 0.60) m

LEGENDA
 N - N° de Pessoas
 L - Litros

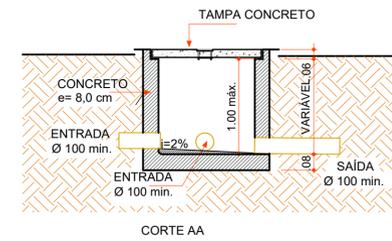


DETALHE CAIXA DE INSPEÇÃO

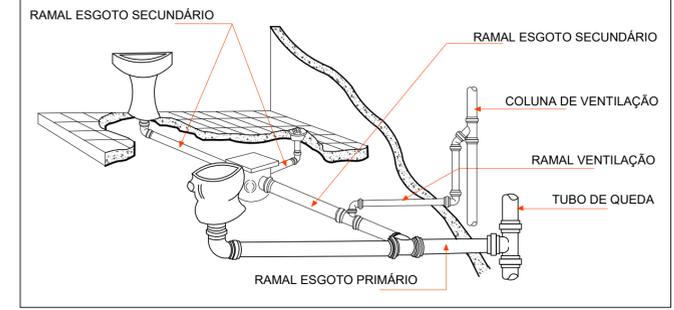

COLUNA DE VENTILAÇÃO


DETALHE CAIXA DE GORDURA

OBSERVAÇÕES :
 Sifonar todas as saídas das pias, lavatórios, tanque de lavar roupas e máquinas de lavar.
 Utilizar conexões azuis com bucha latão para acoplamento com peças metálicas, como :
 Registros, torneiras, válvulas, hastes de chuveiro .

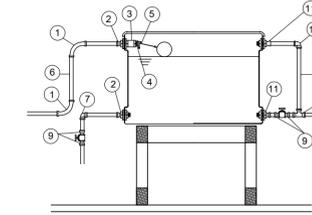


- 1 - CURVA 90 SOLDÁVEL 25mm.
- 2 - ADAPTADOR C/ FLANGES LIVRES P/ CAIXA D'AGUA 25mm x 3/4".
- 3 - LULA COM ROSCA 3/4".
- 4 - BUCHA DE REDUÇÃO C/ ROSCA 3/4"x 1/2".
- 5 - TORNEIRA-BÓIA 1/2".
- 6 - TUBO SOLDÁVEL 25mm.
- 7 - JOELHO 90 SOLDÁVEL 25mm.
- 8 - TE 90 SOLDÁVEL 32mm.
- 9 - ADAPTADOR SOLDÁVEL CURTO C/ BOLSA E ROSCA P/REGISTRO 32mmx1
- 10 - TUBO SOLDÁVEL 32mm.
- 11 - ADAPTADOR C/ FLANGES LIVRES PARA CAIXA D'AGUA 32mm x 1".
- 12 - JOELHO 90 SOLDÁVEL 32mm.

RESERVATÓRIO

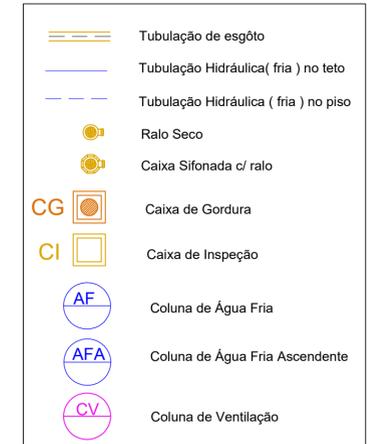


LEGENDA

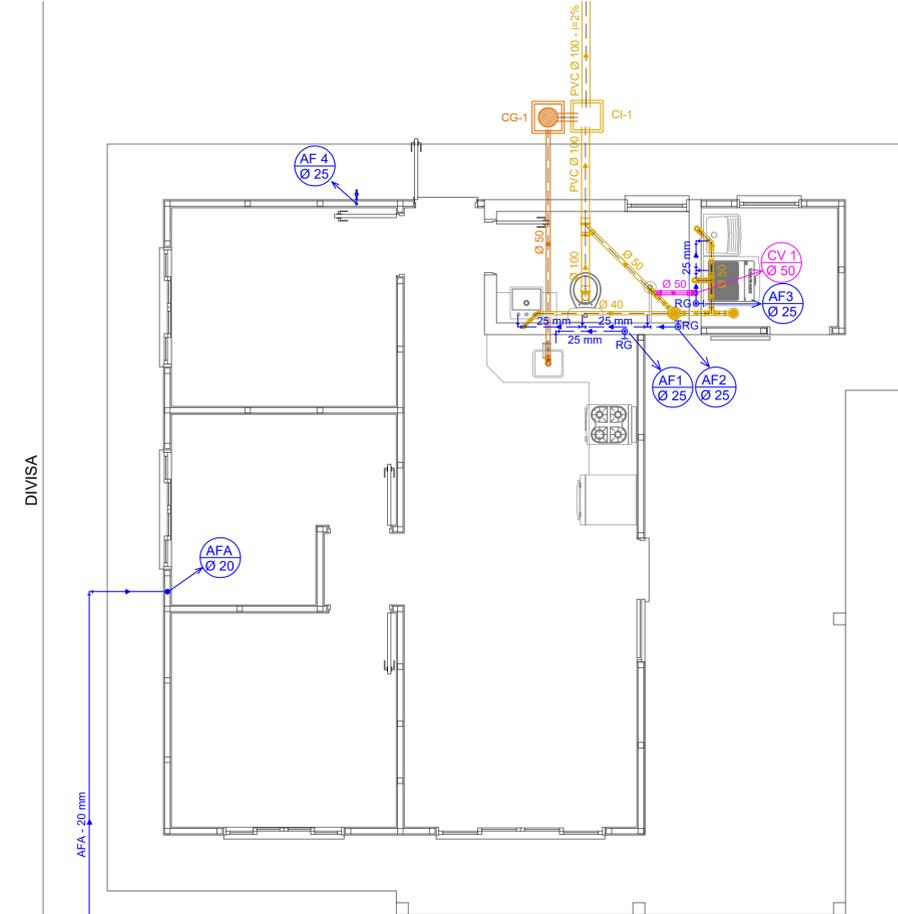

PLANTA BAIXA PAVTO.

Escala 1:50

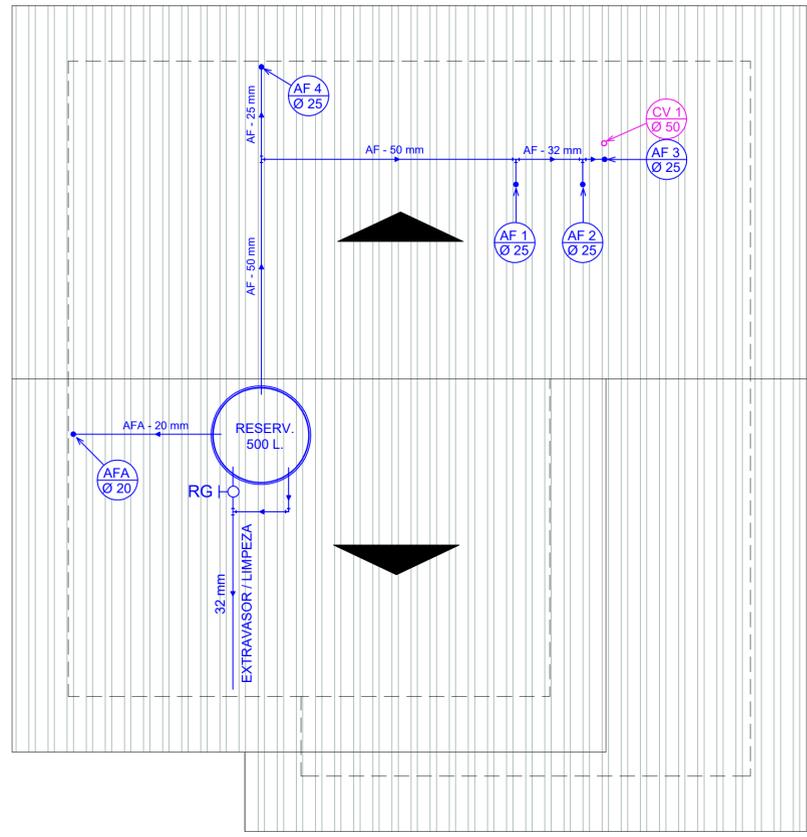

PLANTA DE COBERTURA

Escala 1:50

DIVISA

DIVISA

VEM DA REDE "CASAN"



Rua Roberto Trompowski, 68 2º andar Tel: 49 3522.2800 Fax: 35220235 www.ammoc.com.br e-mail ammoc@ammoc.com.br - JOAÇABA SC

PREFEITURA MUNICIPAL DE VARGEM BONITA

Obra: PROJETO CASAS COHAB - LOTEAMENTO BOM JESUS
 Referência: PROJETO HIDROSSANITÁRIO
 Local da Obra: LOTEAMENTO BOM JESUS

Assinatura Responsável Técnico
 Assinatura Prefeito(a) em Exercício

Projeto: ANA JÚLIA UNGERICH - ENG. CIVIL-CREA/SC 105.295-8
 ANDRÉ BRITO DOTTI - ENG. CIVIL-CREA/SC 162.237-5
 DENIR NARCIZO ZULIAN - ENG. CIVIL - CREA/SC 50.805-8
 MAX MOOSHAMMER - ENG. CIVIL - CREA/SC 139.164-0

Desenho: ANDRÉ BEAL
 Data: OUTUBRO / 2019
 Escala: INDICADA(S)
 Área Total: 73,60 m²

HID Única