


5 ESQUEMA ISOMÉTRICO
ESCALA 1:15

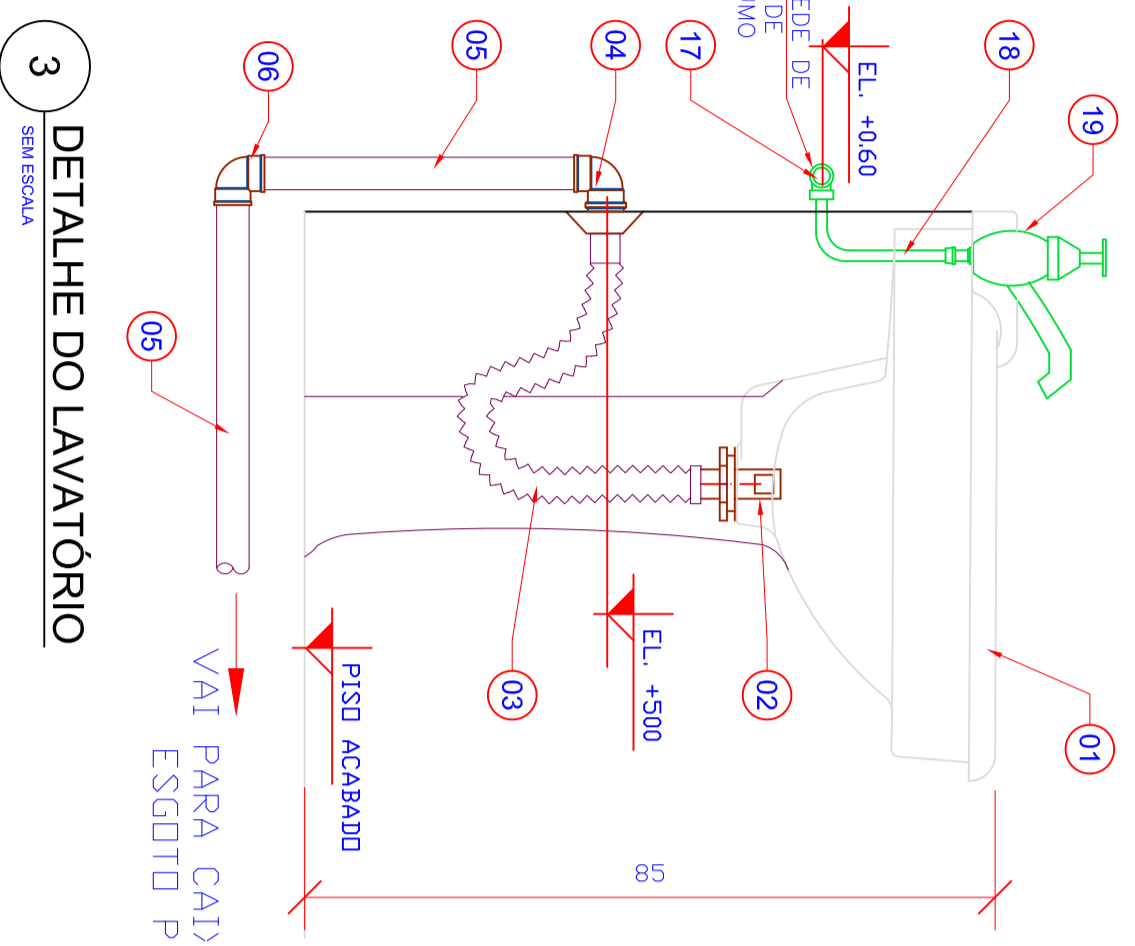


3 DETALHE DO LAVATÓRIO
ESCALA 1:3

RELAÇÃO DE MATERIAIS (HIDRO-SANITÁRIO)

Nº	DISCRIMINAÇÃO	M.	Q.
1	LAVATÓRIO	DOÇA	1
2	VALVULO COM LABELO Ø11x1/2"	PVC	1
3	SIFÃO FLEXIVEL Ø 1" X 1,1/4"	PVC	1
4	JOELHO 90° COM ANEL P/ ESGOTO SEC. - DN 40mm	PVC	1
5	TUBULAÇÃO P/ ESGOTO NORMAL - DN 40mm	PVC	1,00m
6	JOELHO 90° P/ ESGOTO - DN 40mm	PVC	1
7	JOELHO 90° P/ ESGOTO - DN 40mm	PVC	1
8	TUBULAÇÃO P/ ESGOTO NORMAL - 100X150X50mm	PVC	2,0m
9	TUBULAÇÃO P/ ESGOTO NORMAL - DN 100mm	PVC	1
10	ADAPTIADOR PARA SAÍDA DE VASO SANITÁRIO - DN 100mm	PVC	1
11	JOELHO 90° P/ ESGOTO - DN 100mm	PVC	1
12	TUBULAÇÃO P/ ESGOTO NORMAL - DN 100mm	PVC	1,5m
13	TUBULAÇÃO P/ ESGOTO - DN 25mm	PVC	5
14	TUBULAÇÃO SOLDAVEL - DN 25mm	PVC	5m
15	REGISTRO GAVETA COM LUVA SOLDAVEL/ROSCA DN25mm	PVC	1
16	TE SOLDAVEL - DN 25 mm	PVC	1
17	JOELHO 90° SOLDAVEL C/ BUCHA DE LATÃO - DN25mm X 1/2"	PVC	2
18	TUBO DE LIGAÇÃO FLEXIVEL Ø1/2" - L=0,30m	PVC	2
19	TORNEIRA PARA LAVATÓRIO Ø1/2"	PVC	1

LEGENDA DAS INDICAÇÕES

LV	Lavatório c/ joelho de 90° c/ bucho de latão
RG	Registro de gaveta
VS	Vaso sanitário c/ joelho de 90° c/ bucho de latão

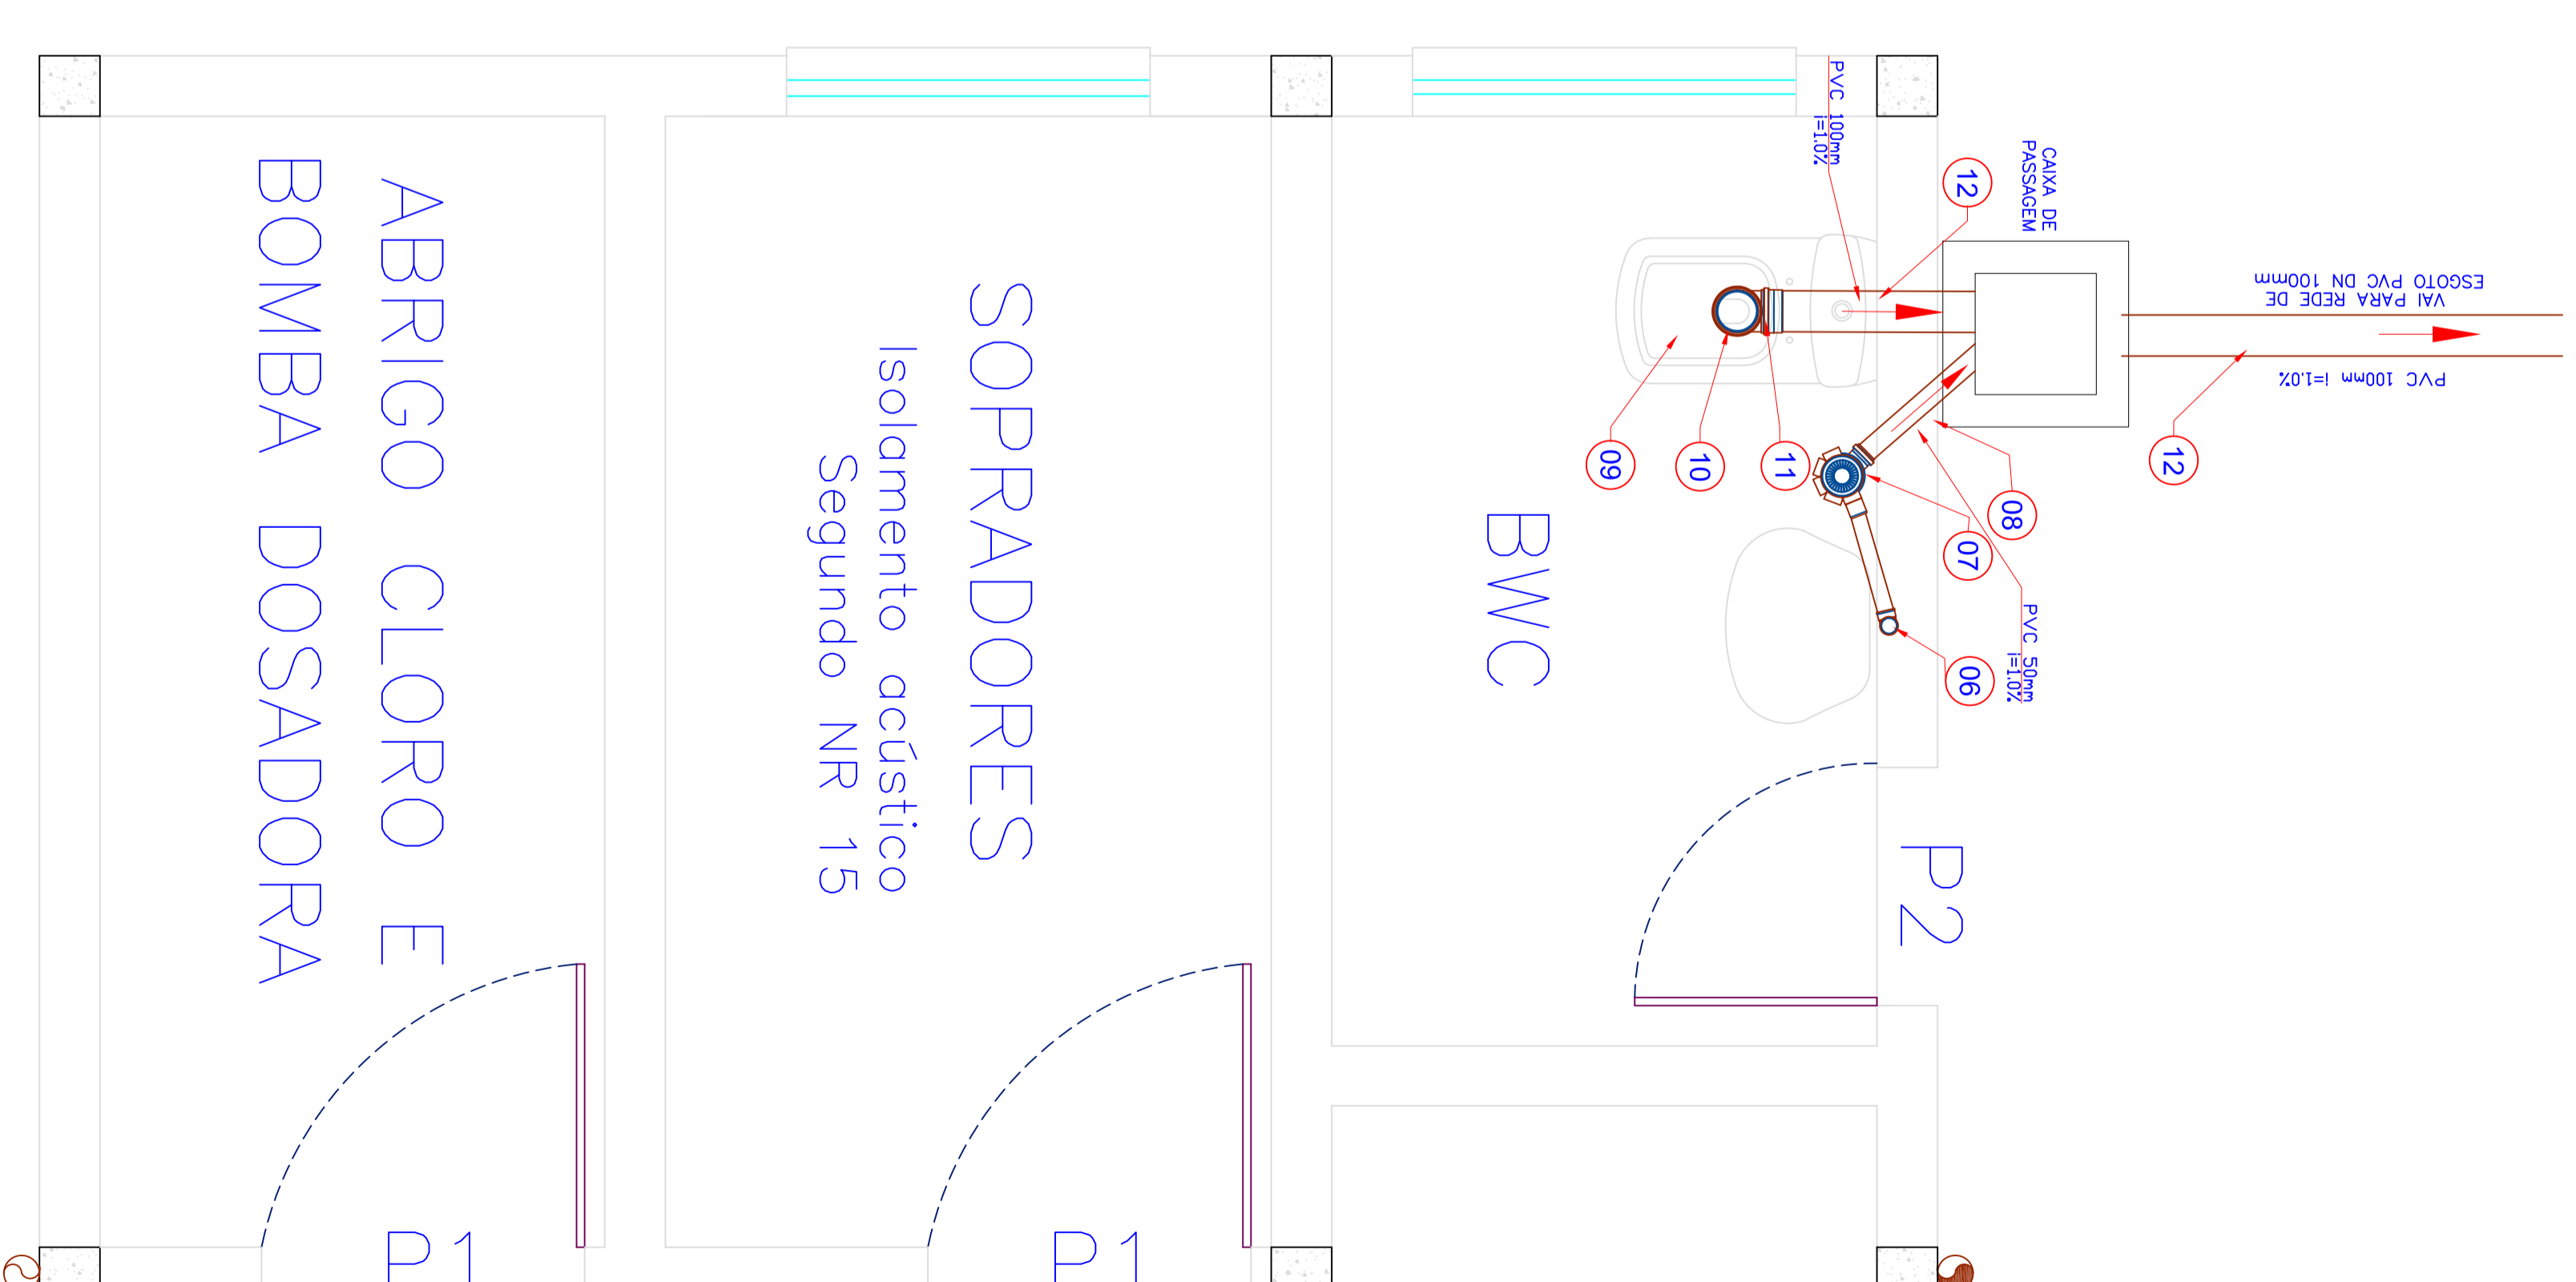

4 PLANTA BAIXA
ESCALA 1:15

Nº	REVISÃO /RESPONSÁVEL	DATA	<p>Vital Engenharia e Meio Ambiente</p>	<p>Prefeitura Municipal de Vargem Bonita Elevatórias de Esgoto Sanitário</p>
0	EMISSÃO ORIGINAL	07/18		
<p>SISTEMA DE ESGOTAMENTO SANITÁRIO</p>			<p>CASA DE EQUIPAMENTOS - HIDROSANITÁRIO</p>	<p>MUNICÍPIO DE VARGEM BONITA</p>
<p>ESCALA: 1/1000</p>			<p>PROJETO: 03/04</p>	<p>DATA: 07/18</p>