
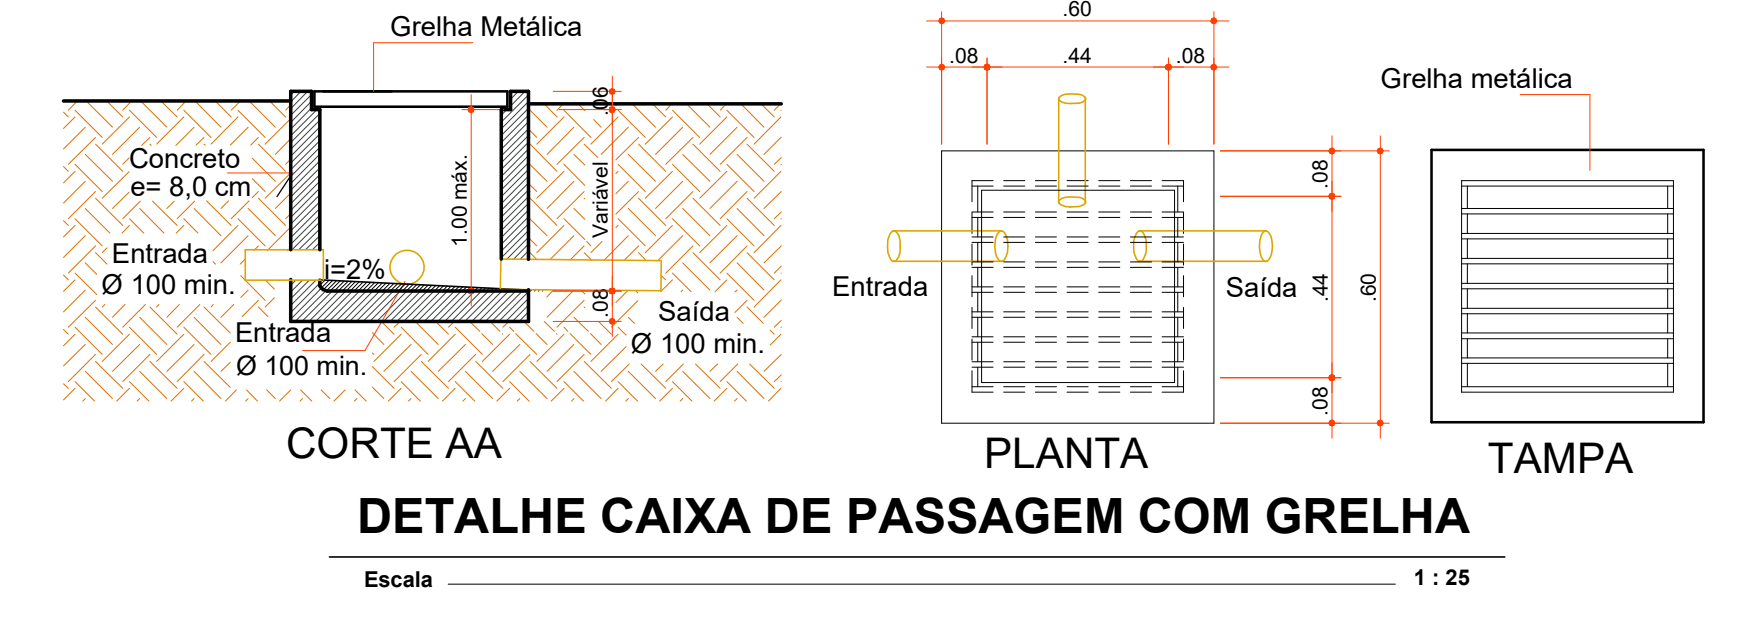


**LEGENDA**

- Tubulação Água Pluvial
- Caixa de Inspeção
- Coluna de Água Pluvial

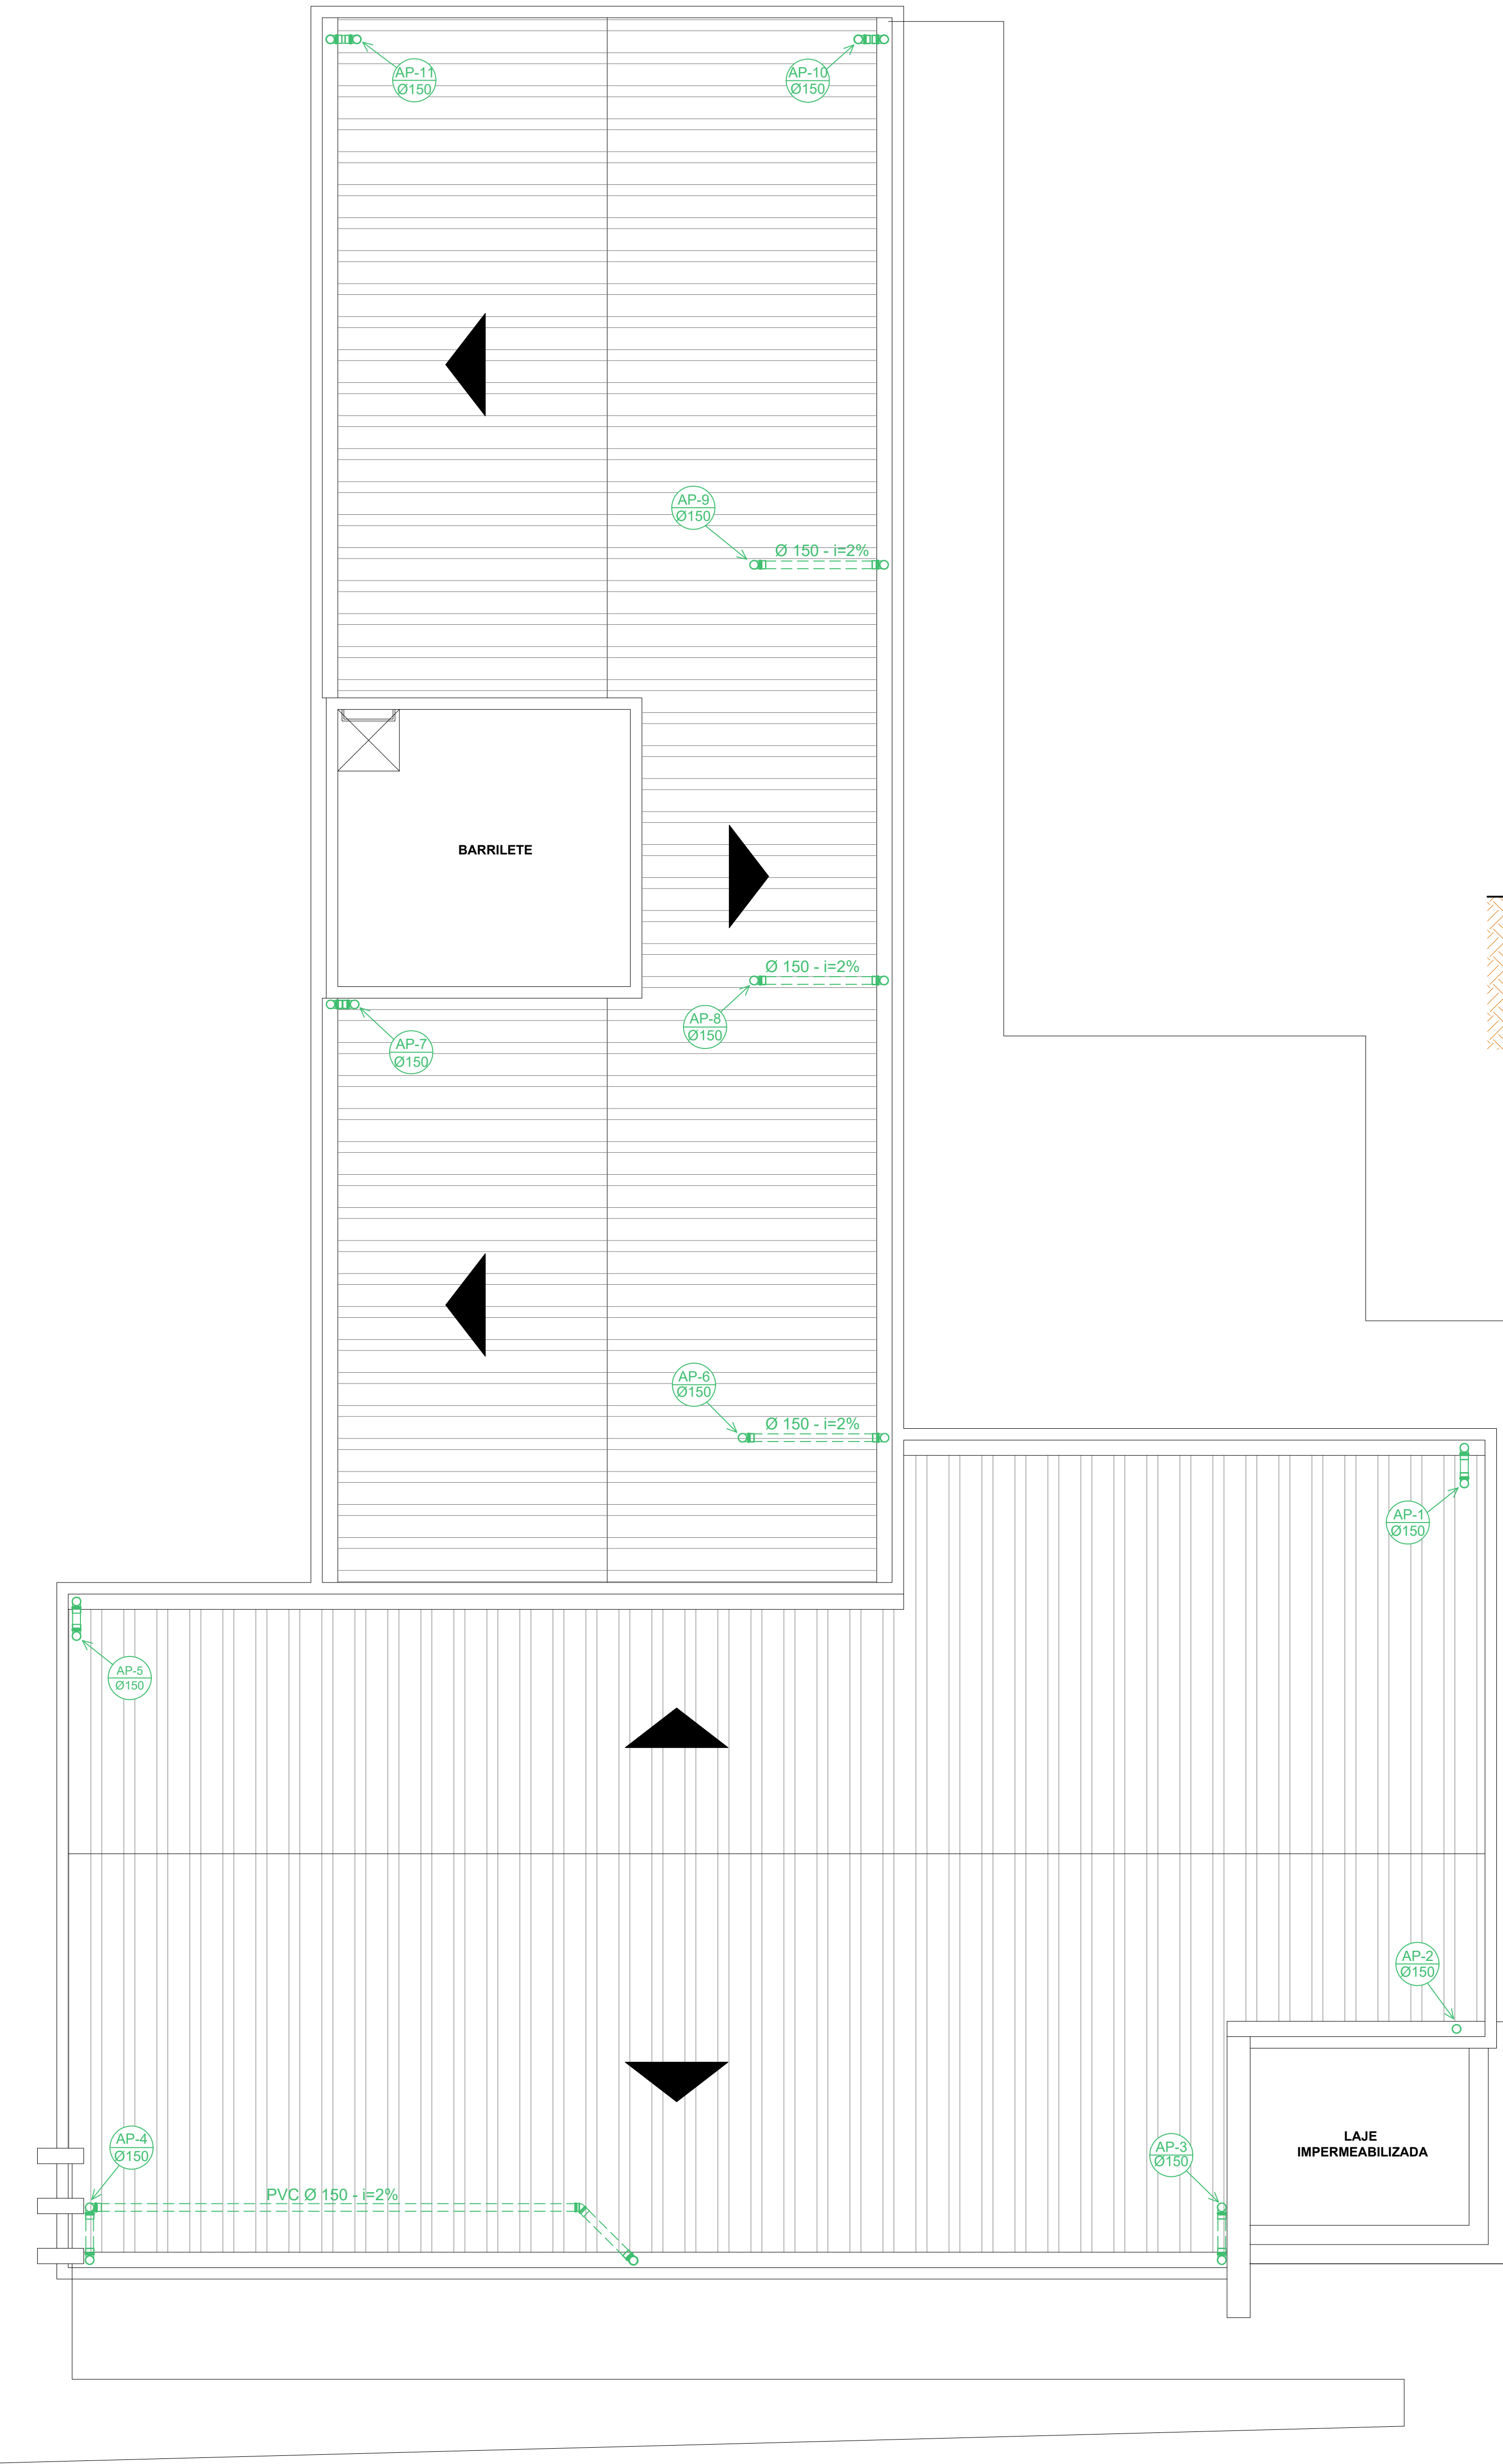

**PLANTA DE COBERTURA**  
Escala 1:25

**PLANTA BAIXA PAVTO. INFERIOR**  
Escala 1:50

Rua Roberto Trompowski, 68 2º andar - Tel: 49 3522-2800 Fax: 35220238 www.ammoc.com.br e-mail: ammoc@ammoc.com.br - CDA/CABA 32

**PREFEITURA MUNICIPAL DE VARGEM BONITA**

Obras: PROJETO CASA DO PRODUTOR	Conteúdo: PLANTA PAVTO. INFERIOR
Referência: PROJETO PLUVIAL	PLANTA BAIXA COBERTURA
Local da Obra: TRAVESSA LUIZ SALVADOR	
Quaisquer alterações consulte os responsáveis técnicos	

Assinatura Responsável Técnico	Assinatura Prefeito(a) Municipal
--------------------------------	----------------------------------

Projeto: DENIR NARCIZO ZULIAN - ENG. CIVIL - CREA/SC 50.805-8 MICHEL ALBERTI - ENG. CIVIL - CREA/SC 80.032-6 ANA JÚLIA LINGERICHT - ENG. CIVIL - CREA/SC 105.395-8 MAX MOOSHAMMER - ENG. CIVIL - CREA/SC 139.164-0	<b>PLU</b> <b>01/01</b>
Desenho: ANDRÉ    Data: JUNHO 2011    Escala: INDICADAS    Área Total: 426,77 m²	