


### Planta Baixa Arquibancadas

Escala 1 : 75  
Área 97,52 m²

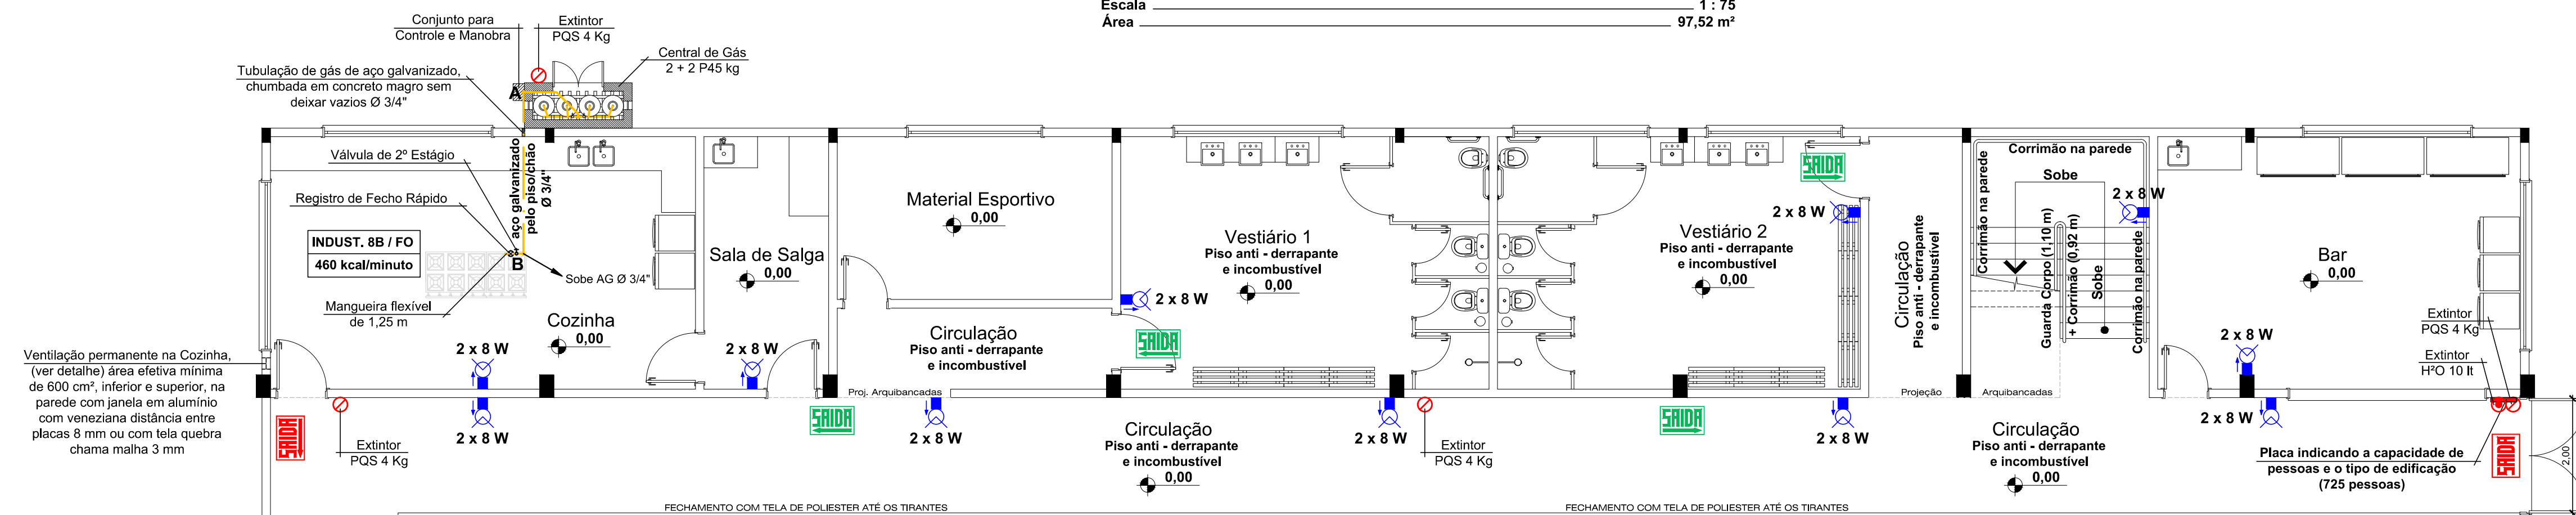

### Planta Baixa Pvto. Térreo

Escala 1 : 75  
Área 1.060,00 m²


**OBSERVAÇÃO 1:**  
A edificação deverá possuir dispositivo de proteção e realização de testes de funcionamento (disjuntores) para o Sistema de Iluminação de Emergência, dimensionado e instalado no Quadro Geral de Disjuntores da edificação com sua respectiva identificação.

**OBSERVAÇÃO 2:**  
Caso a edificação ultrapasse a população fixa de 10 pessoas, está deverá dispor de "Bridgistista de Incêndio Voluntário", conforme prescreve a IN 01 e IN 28.

**OBSERVAÇÃO 3:**  
a) Não há previsão para ser usado materiais de decoração nesta edificação;  
b) Os materiais de acabamento e de decoração a serem instalados por ocasião de algum evento transitório deverão ser incombustíveis e/ou não propagantes e não poderão em hipótese alguma obstruir os sistemas preventivos contra incêndio da edificação e deverão estar em conformidade com a IN nº 01/DA/TC/MS/SC, devidamente comprovados através de Laudos, mediante análise prévia do Corpo de Bombeiros Militar;  
c) Não poderá ser utilizado fogos de artifício no interior da edificação ou qualquer material que produza chamas. Caso se pretenda fazer uso de fogos de artifício deverá ser observada as exigências da IN nº 07/DA/TC/MS/SC;  
d) É terminantemente proibido guardar ou armazenar material inflamável ou de fácil combustão, cenários em desuso, sarrafos de madeira, papéis, tintas e outros materiais;  
e) Deverá possuir o controle do número de pessoas que estão dentro do imóvel, durante a realização de eventos ou de sua ocupação.

	Extintor de água pressurizada ( H <sup>2</sup> O )
	Extintor de pó químico ( PQS )
	Luminária 2x8W ou Led, bloco autônomo (H=2,00 m)
	Luminária 2x55W ou Led, bloco autônomo (H=2,00 m)
	Placa de saída, iluminada (Tipo 1), bloco autônomo
	Placa indicando a saída, iluminada (Tipo 1), autônoma
	Placa indicando a saída (Tipo 2), fotoluminescente
	Registro fecho rápido / válvula de 2º estágio, consumo
	Tubulação de gás GLP pelo piso / parede

### Legenda Preventivo de Incêndio

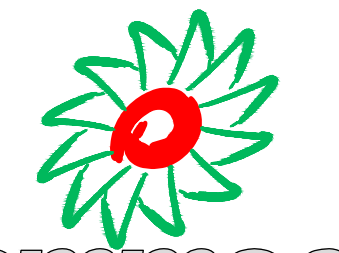

Associação dos Municípios do Meio Oeste Catarinense  
Rua Roberto Trompowski, 69 2º andar - Tel: 49 3522.2800 Fax: 35220235 www.ammoc.com.br e-mail ammoc@ammoc.com.br - JACUÇABA, SC

### PREFEITURA MUNICIPAL DE VARGEM BONITA

Obra: <b>REGULARIZAÇÃO DA QUADRA DE ESPORTES DA LINHA CORAÇÃO</b>	Conteúdo: <b>PLANTA BAIXA PVTO TÉRREO PLANTA BAIXA ARQUIBANCADAS LEGENDA</b>
Referência: <b>PROJETO PREVENTIVO CONTRA INCÊNDIO</b>	
Local da Obra: <b>RUA DA IGREJA - LINHA CORAÇÃO PERÍMETRO RURAL - VARGEM BONITA - SC</b>	
Quaisquer alterações consulte os responsáveis técnicos	
Assinatura Responsável Técnico	Prefeito(a) em Exercício

Equipe Técnica: <b>DENIR N. ZULIAN - ENGº CIVIL - CREA/SC 50.805-8</b> <b>MICHEL ALBERTI - ENGº CIVIL - CREA/SC 80.032-6</b> <b>ANA JULIA UNGERIGHT - ENG. CIVIL - CREA/SC 105.295 - 8</b>	Princípio: <b>INC 01/04</b>
Desenho: <b>EVANDRO CHAM.</b>	Data: <b>SETEMBRO / 2015</b>
Escala: <b>INDICADA(S)</b>	Área Total: <b>1.157,52 m²</b>