


PLANTA BAIXA COBERTURA - HIDROSSANITARIO


Escala 1:50

LEGENDA


	CALHA AÇO GALVANIZADO 30X20 CM
	SOBRECALHA EM AÇO GALVANIZADO
	PINGADEIRA EM AÇO GALVANIZADO
	TUBULAÇÃO PLUVIAL
	01 - TUBO DE QUEDA 02 - DIÂMETRO
	CAIXA DE PASSAGEM - PLUVIAL
	RALO SIFONADO
	TUBULAÇÃO ÁGUA FRIA NA PAREDE
	TUBULAÇÃO ÁGUA FRIA NO FORRO
	REGISTRO
	PONTO DE UTILIZAÇÃO DE ÁGUA
	TUBULAÇÃO DE ESGOTO
	TUBULAÇÃO DE VENTILAÇÃO
	TUBULAÇÃO ALIMENTAÇÃO ÁGUA FRIA

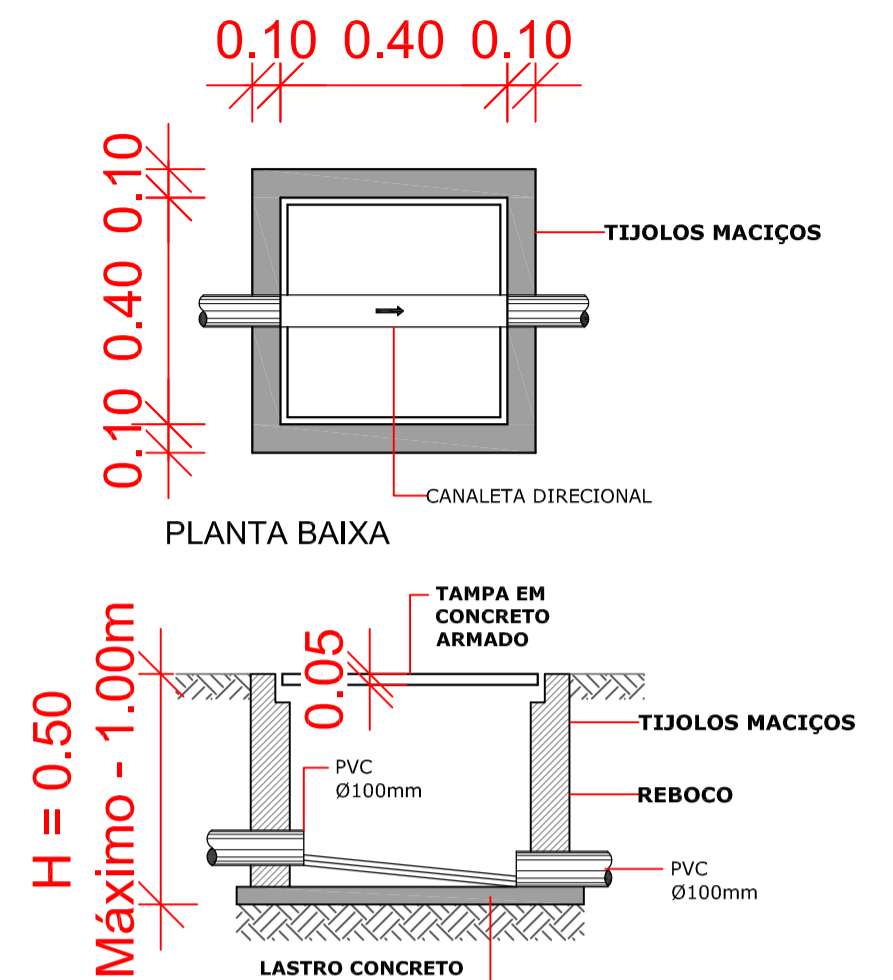


C.P. CAIXA DE PASSAGEM
ÁGUAS PLUVIAIS
ESCALA RELATIVA

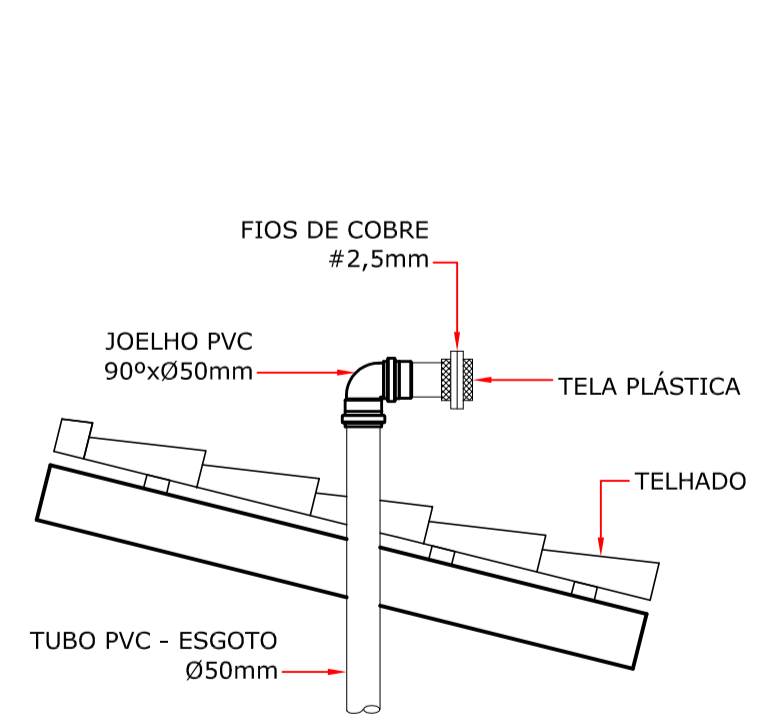


DET. DA EXTREMIDADE DA VENTILAÇÃO
ESCALA RELATIVA

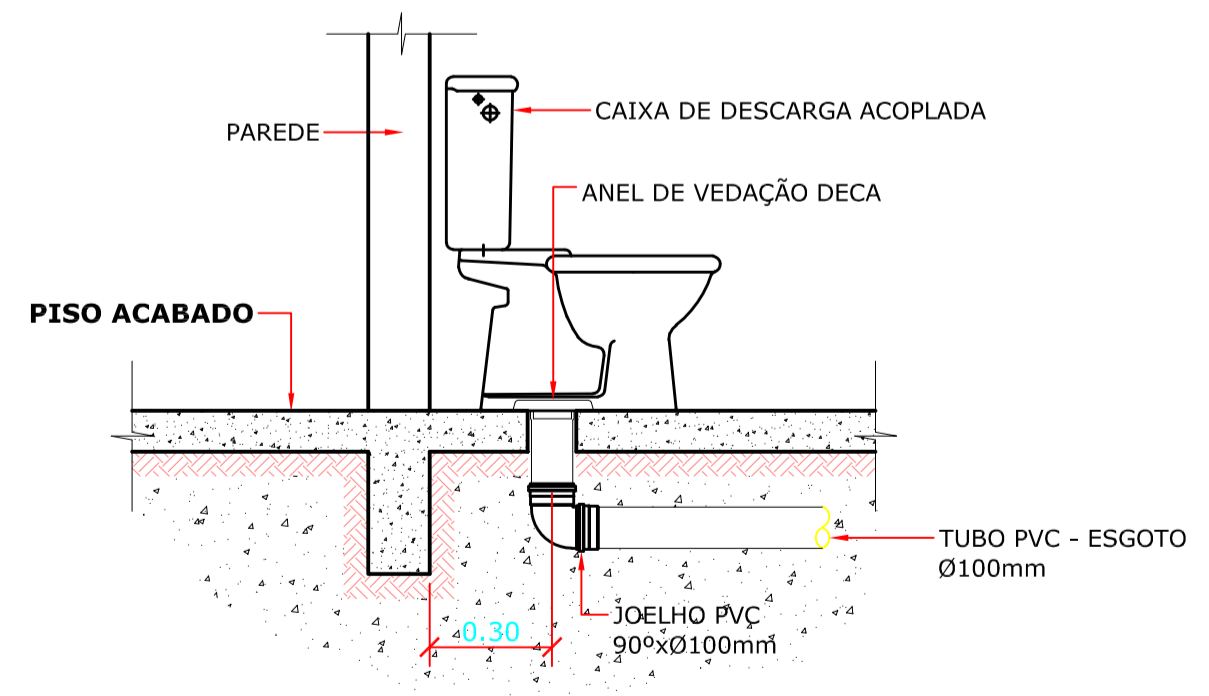

DETALHE GENÉRICO DO VASO SANITÁRIO
ESCALA RELATIVA

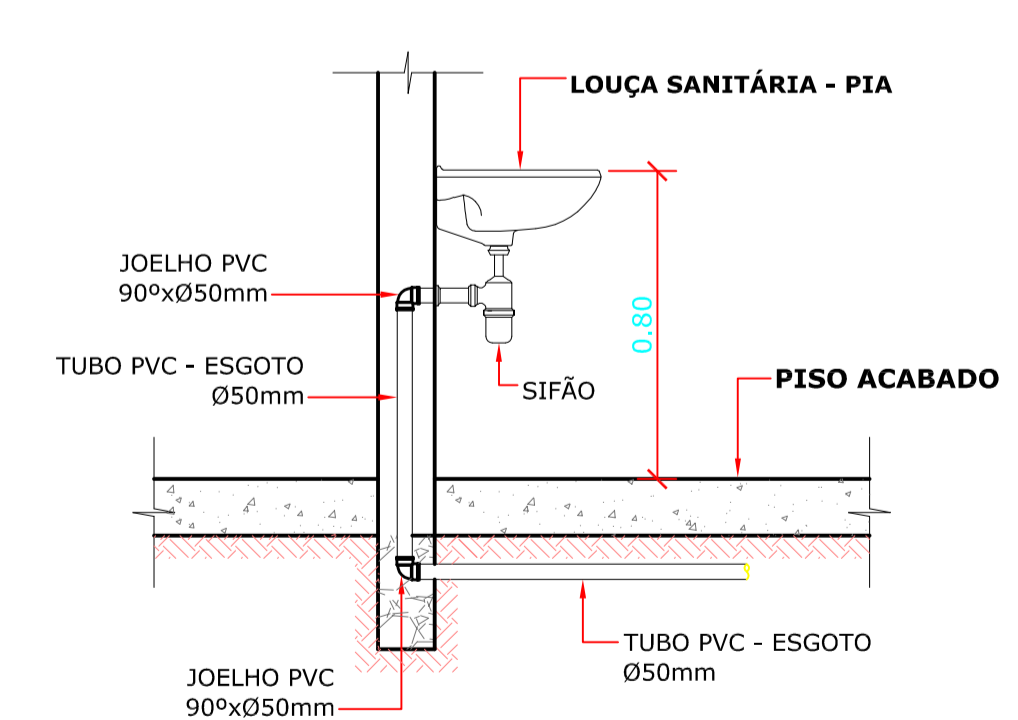

DETALHE DO LAVATÓRIO
ESCALA RELATIVA

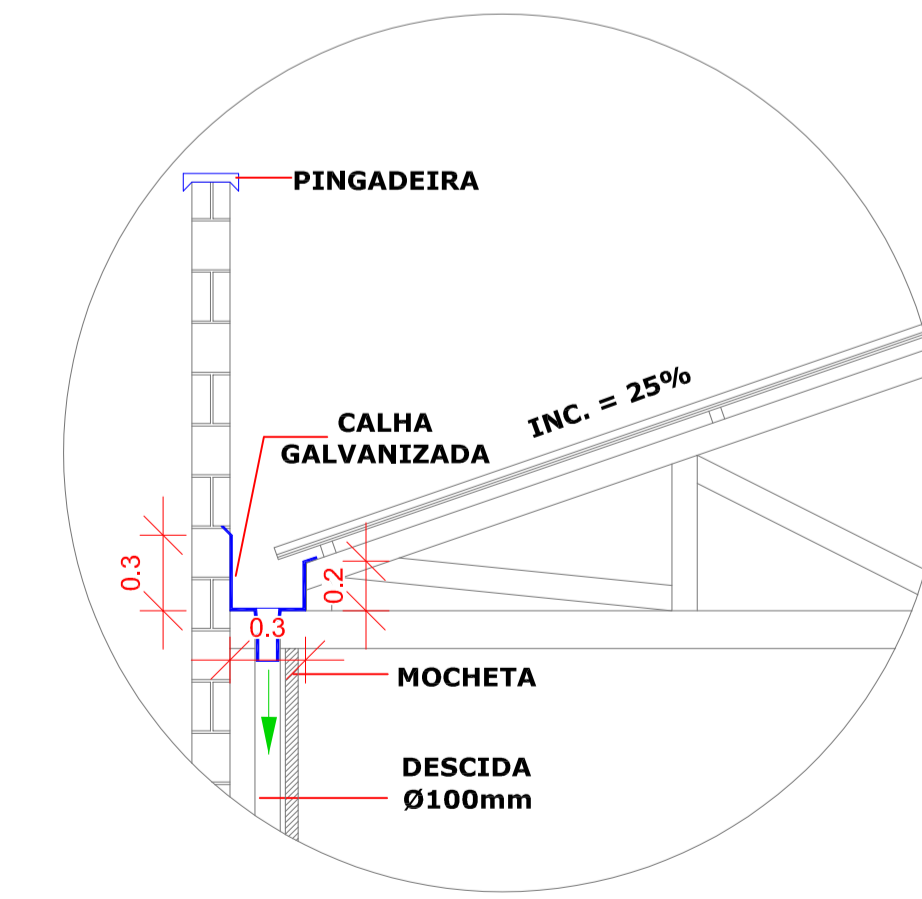

DETALHE CALHA
ESCALA 1:20

Aprovações:

Notas:

- 1 - Qualquer alteração deverá ser autorizada pelo responsável técnico e previamente aprovado pelo corpo de bombeiros militar.
- 2 - Em caso de divergência entre as cotas e escala prevalecerão as cotas.



Vargem Bonita - SC - Rua Coronel Vitorio,966 - Centro - Fone: 3548.3000 - www.vargembonita.sc.gov.br

PREFEITURA MUNICIPAL DE VARGEM BONITA

Obra: ATELÊ PARA DEPÓSITO (GUARDA) E CRIAÇÃO DE DECORAÇÕES DE DATAS COMEMORATIVAS MUNICIPAIS	Conteúdo: PLANTA BAIXA COBERTURA - HIDROSSANITÁRIO DETALHE VENTILAÇÃO DETALHE VASO SANITÁRIO DETALHE LAVATÓRIO DETALHE CALHA DETALHE CAIXA DE PASSAGEM ÁGUAS PLUVIAIS
Referência: PROJETO HIDROSSANITÁRIO	Prefeita Municipal ROSAMARCIA HETKOWSKI ROMAN
Local da Obra: AVENIDA XV DE NOVEMBRO - VARGEM BONITA - SC	

Quaisquer alterações consulte os responsáveis técnicos

Assinatura Responsável Técnico	Assinatura Prefeita
Projeto: MAURÍCIUS M. BONAN - ENG° CIVIL - CREA/SC 133.548-0	Prancha: Hidros. 03-03
Desenho: MAURÍCIUS M. BONAN	Data: Outubro / 2022
Escala: INDICADA(S)	Área Total: 244,25 m²